

# PROJEKT ARCH. BUDOWLANY RZUT III PIĘTRA 1 : 100

## OZNACZENIA:

- Projektowane kominy spalinowe z prefabrykowanych pustaków

- Projektowane kominy wentylacyjne z pustaków

(WG) - Wentylacja grawitacyjna


(MM) - Wentylacja mechaniczna

(KS) - Komin spalinowy

- Wejście do budynku

---  
Linia podziału pomieszczeń

S1 - (ściana no?na zewn?trzna)	S2 - (ściana no?na wewn?trzna)	S3 - (ściana działowa)
tynk c-w max.gr.1,5cm ceg?a silikatowa gr. 24cm na zaprawie systemowej styropian min 048 gr.20cm cienkowarstwowy tynk silikatowy	tynk c-w max.gr.1,5cm ceg?a silikatowa gr. 24cm na zaprawie systemowej tynk c-w max.gr.1,5cm	tynk c-w max.gr.1,5cm suporeks gr. 12cm na zaprawie systemowej tynk c-w max.gr.1,5cm

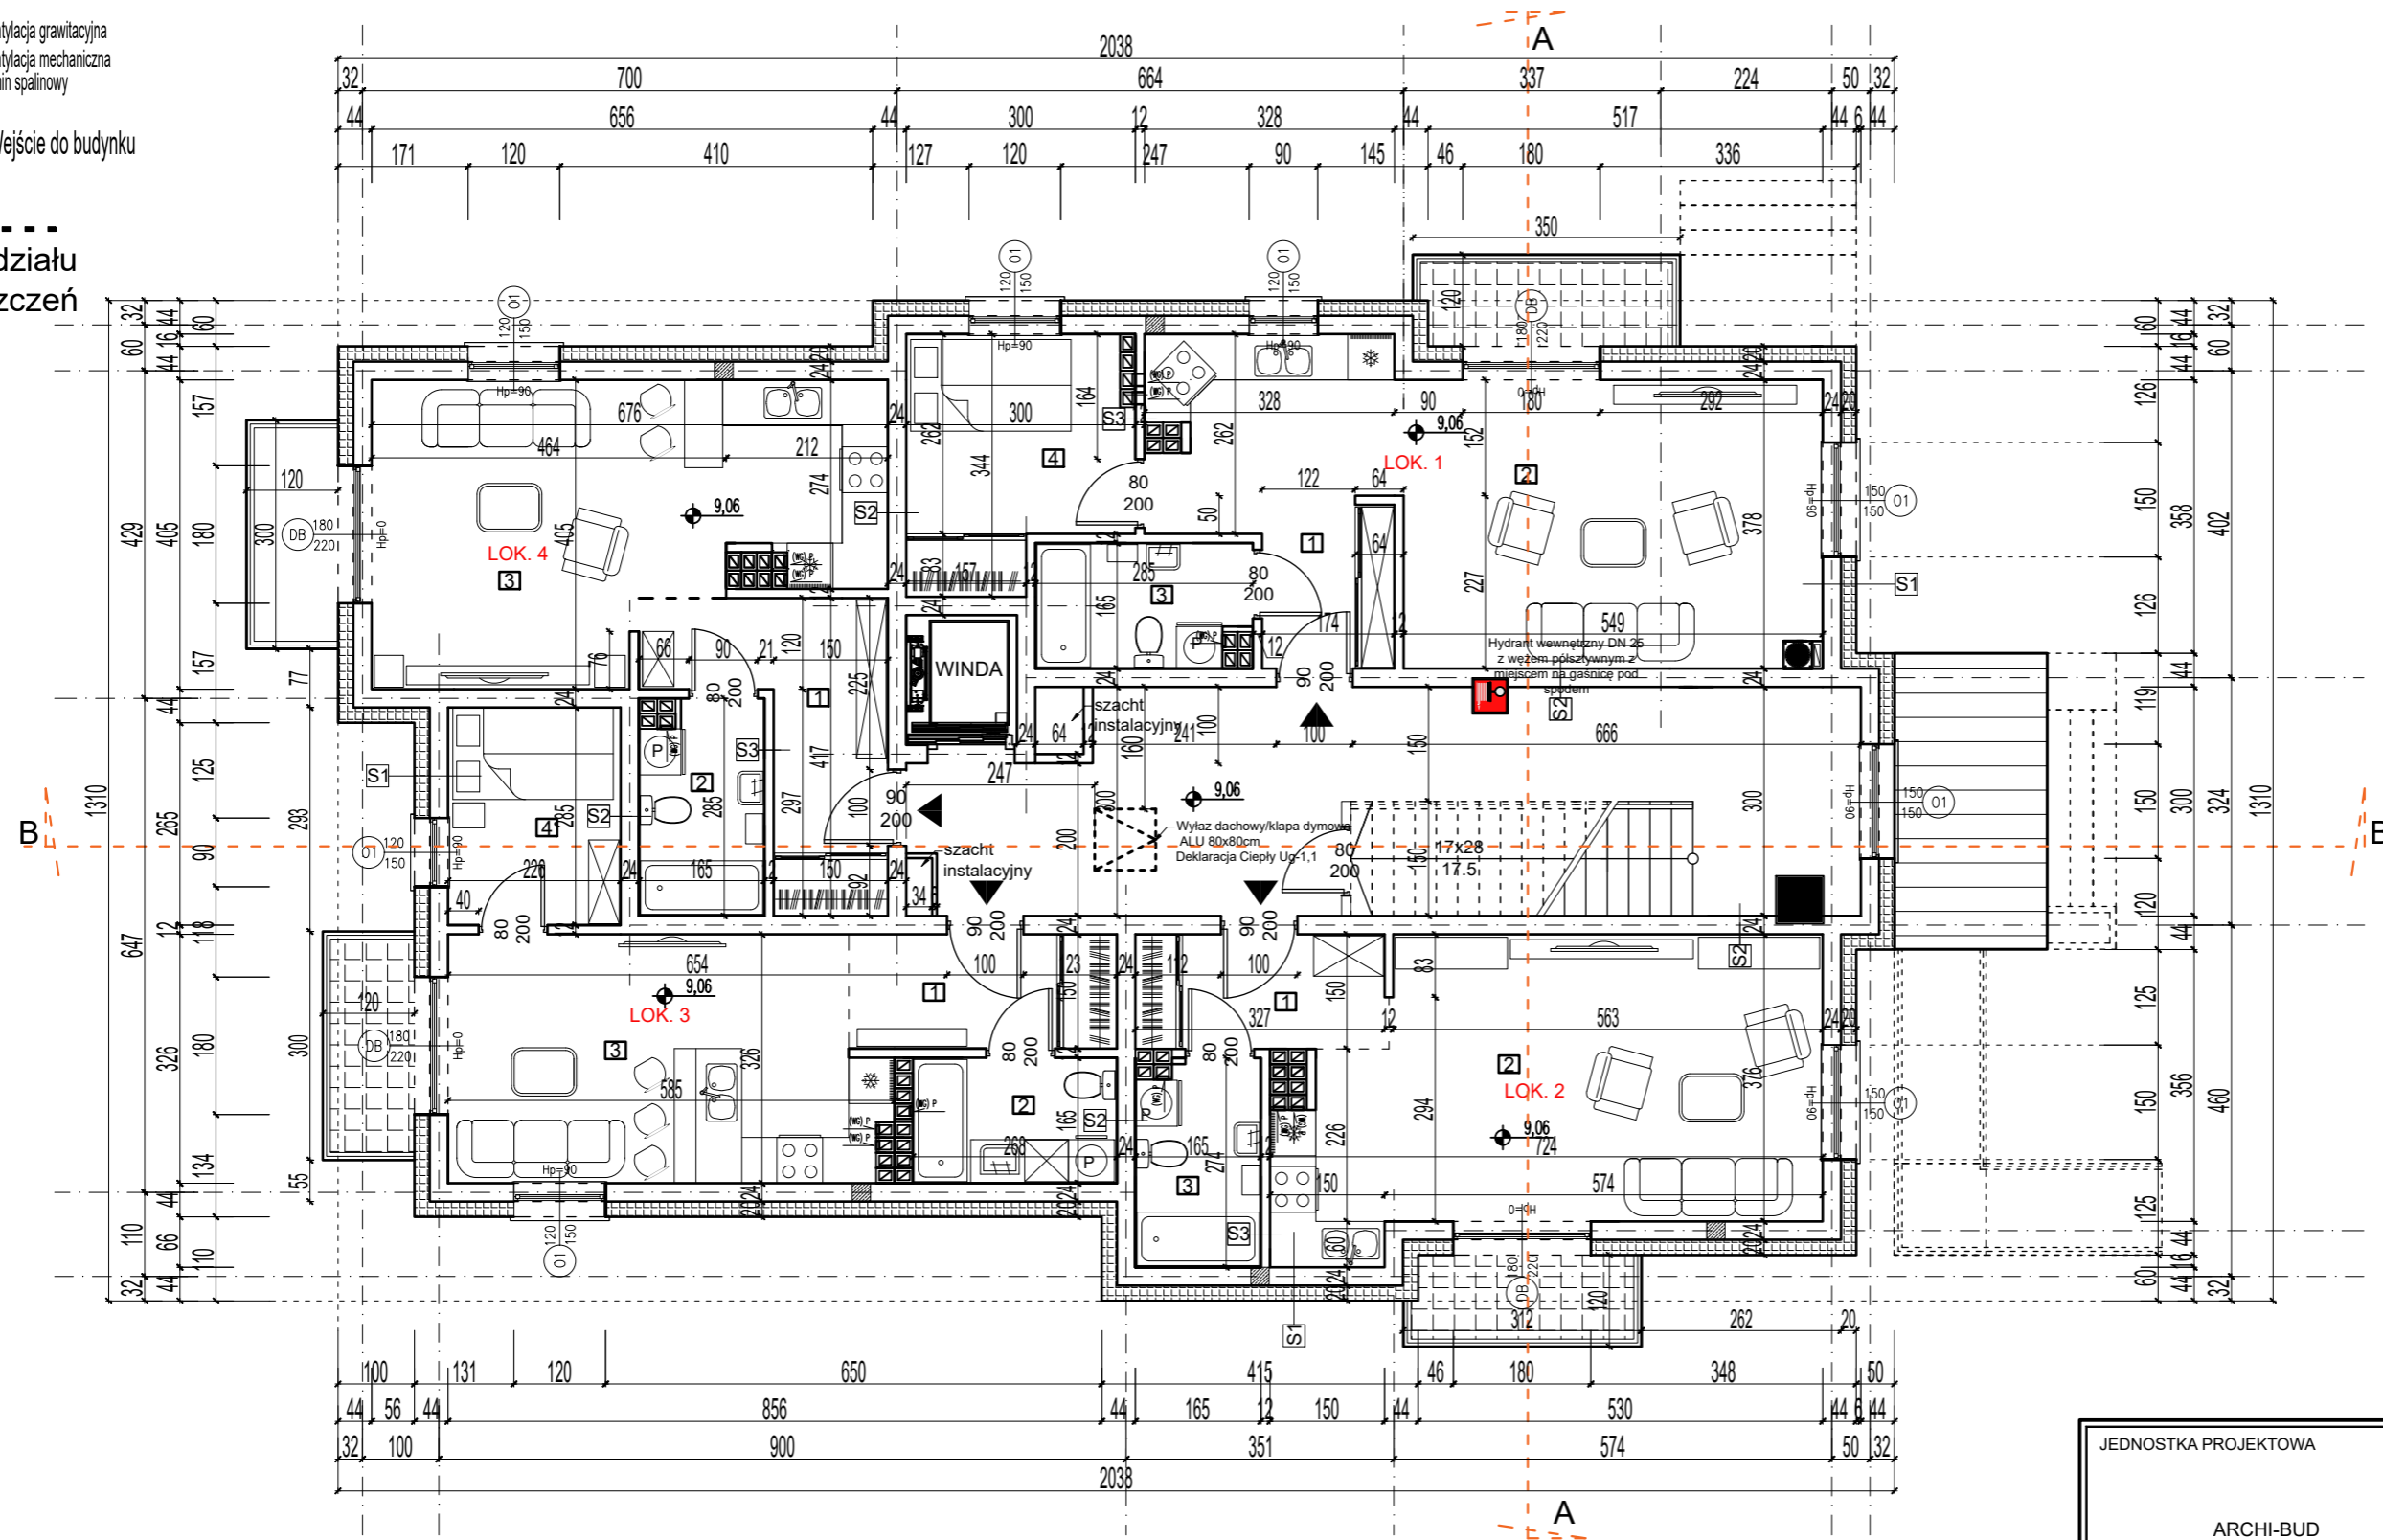

ZESTAWIENIE POWIERZCHNI POMIESZCZEŃ		
PARTER		
NR	NAZWA POMIESZCZENIA	POW. [m <sup>2</sup> ]
POMIESZCZENIA		
LOKAL NR 1		
1.00	WAITROLAP	3.86
2.00	SALON/ANEKS K.	28.16
3.00	ŁAZIENKA	4.46
4.00	POKÓJ	8.93
SUMA		45.4100
LOKAL NR.2		
1.00	KOMUNIKACJA	4.82
2.00	SALON/ANEKS.K	25.28
3.00	ŁAZIENKA	4.35
SUMA		34.4500
LOKAL NR.3		
1.00	KOMUNIKACJA	5.24
2.00	ŁAZIENKA	4.40
3.00	SALON/ANEKS.K	17.89
4.00	POKÓJ	6.43
SUMA		33.9600
LOKAL NR.4		
1.00	KOMUNIKACJA	8.31
2.00	ŁAZIENKA	4.46
3.00	SALON/ANEKS.K	22.60
SUMA		35.3700
INNE		
1.00	KOMUNIKACJA OGÓLNA	34.73
SUMA		34.7300
SUMA SĄŁKOWITA PARTERU		183,4400

SCHODY EWAKUACYJNE

WYJŚCIE

GASNICA

Hydrant wewnętrzny DN 25 z węzłem półsztywnym z miejscem na gaśnicę pod spodem

Przycisk alarmowy

JEDNOSTKA PROJEKTOWA		BRANŻA: BUDOWLANA	ARCH-NR RYS. 8
ARCHI-BUD PROJEKTOWANIE I NADZÓR BUDOWLANY MGR INŻ. MICHAŁ KAMIŃSKI 13-332 JAMIELNIK UL. NOWA 9 NIP 744 175 51 16		PROJEKTOWAŁ:  mgr inż. architekt Michał Kamiński 23WMOKK/2107 w spec. architektonicznej b/o WAM/OO40/PWOK/15 w spec. konst-bodowlanej b/o	
●BIEKT: Budynek mieszkalny wielorodzinny wraz z infrastrukturą techniczną		ASYSTENT PROJEKTANTA: inż. Szymon Gula	
LOKALIZACJA: Rybno, dz. nr. 349/29 obręb geod 0015 Rybno, pow. działowski, gm. Rybno		TYTUŁ RYSUNKU: PROJEKT ARCH. BUDOWLANY RZUT III PIĘTRA 1 : 100	
INWESTOR: Piotr Truszczyński Rybno, ul. Topolowa 41 Rybno 13-220		DATA: 06.2023 SKALA: 1:100	